


- Legende
- Bestand
 - Neueleitung

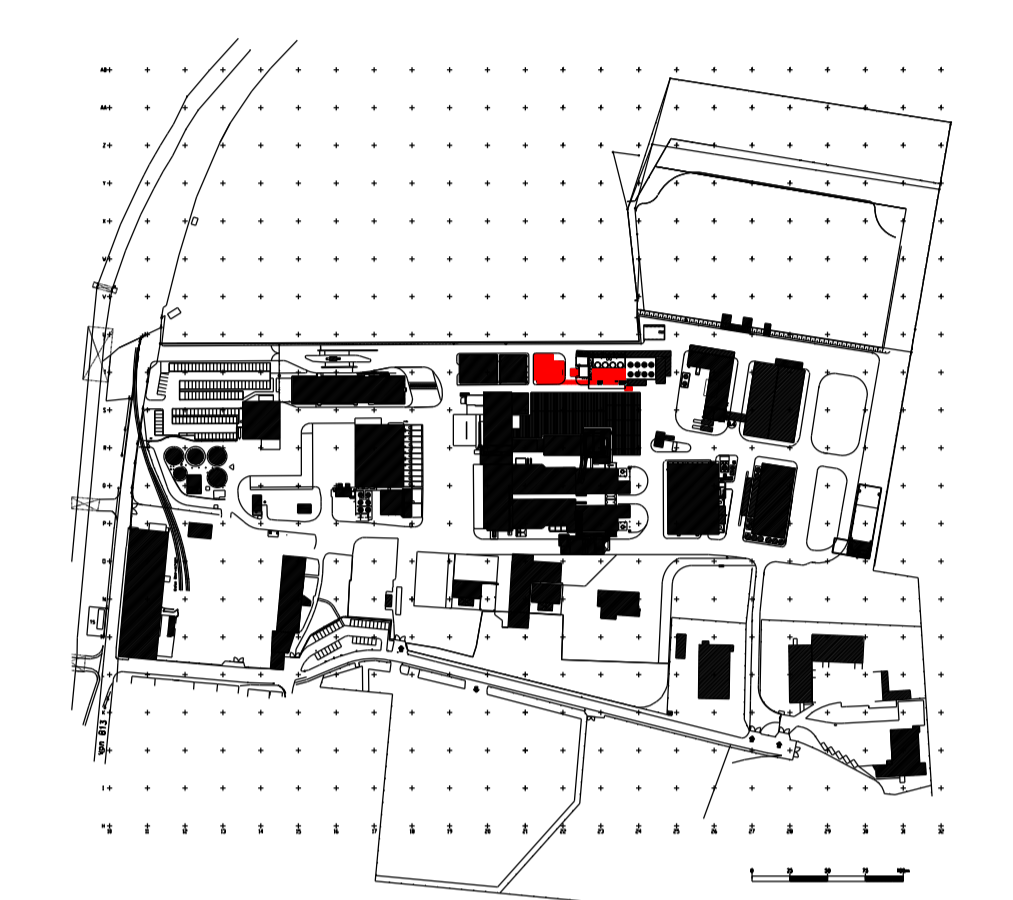

±0,00m Höhenangabe
Kote = +370.37m ü. NN

GENEHMIGUNGSPLAN

Bauvorhaben:
Neubau Tanklager IV,
Rückbau und Neubau Tanklager I

Bauherr:
gsb GSB Sonderabfall Entsorgung Bayern GmbH
Sonderabfall-Entsorgung
Bayern GmbH
Äußerer Ring 50
85107 Baar-Ebenhausen

Bauort: Äußerer Ring 50
85107 Baar-Ebenhausen
Landkreis Pfaffenhofen an der Ilm
Flur Nr.: 1857, 761/6

Nachbarn:

Genehmigungsbehörden:


Planersteller:
Datum: 22.03.2016
Name: Eberm
Gezeichnet: 23.03.2016
Geprüft: 23.03.2016
Freigegeben: 23.03.2016
Achenbach

Bauherr:
IA-Tech GmbH
Röhrsdorfer Str. 11-13 359 Müden - Tel. 059 6237 105
www.ia-tech.de
e-mail: info@ia-tech.de

Projekt: GSB - Tanklager I und IV
Projekt-Nr.: 9.471.1.1612

Inhalt: Entwässerungsplan
Zeichnungsnummer: 111612-G10
CAD-Dateiname: BP_TL_GSB_ENTW_G.DGN
Index: 0

Massstab: 1:100

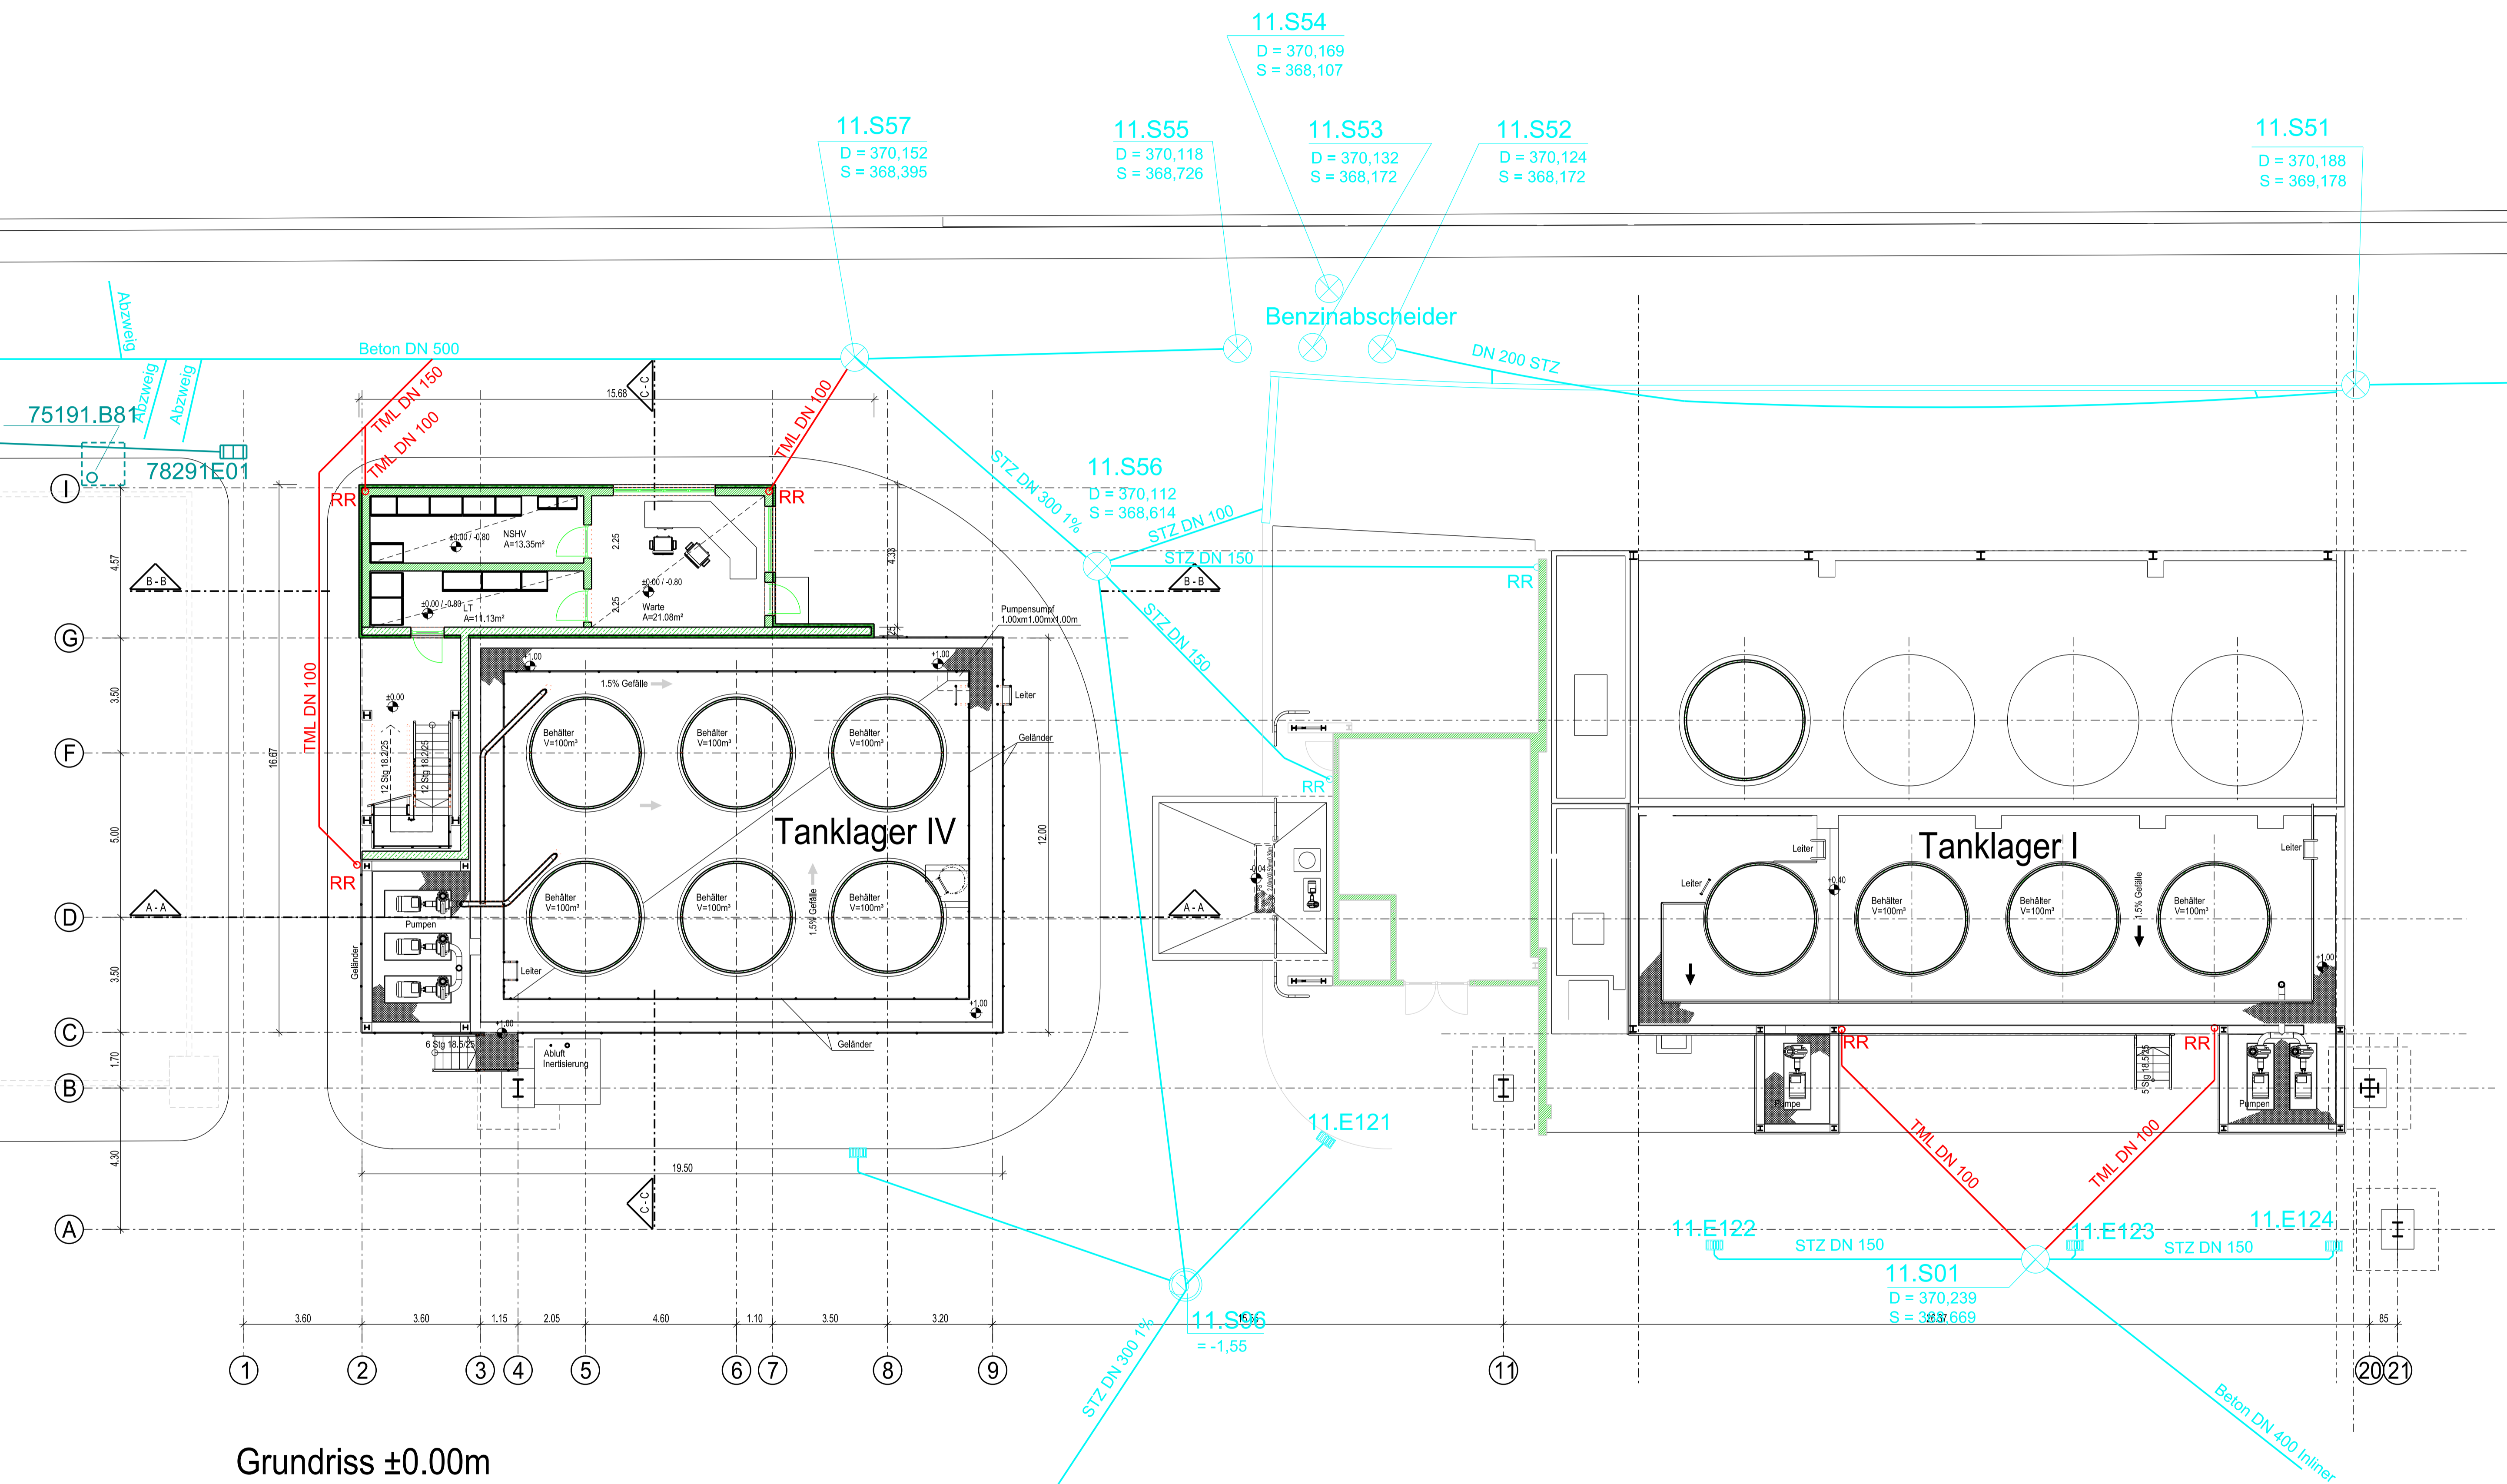

Grundriss ±0.00m

